

# MAPA JEDNOSTKOWA

## 1:500



woj. opolskie

Pow. nyski

Miasto: NYSA

Obręb: SRÓDMIEŚCIE

k.m. 34 dz.-20/7,23/4

sekcja: 473.413.0924, 413.0922,

413.1013

KERG: 2957/218/04

L.dz.ew.pom.:2823/04

Mapę opracowano w wyniku skaningu i wektoryzacji mapy zasadniczej 1:500,

### LEGENDA

TEREN OBJĘTY OPRACOWANIEM	
	MIEJSCA PARKINGOWE USYTUOWANE POD KĄTEM 90 STOPNI
	MIEJSCA PARKINGOWE USYTUOWANE POD KĄTEM 60 STOPNI
	MIEJSCA PARKINGOWE DLA OSÓB NIEPEŁNOSPRAWNYCH USYTUOWANE POD KĄTEM 90 STOPNI
	CIĄG PIESZO JEZDNY-DROGA MANEWROWA
	PROJEKTOWANY CHODNIK LUB PLAC UTWARDZONY
	PROJEKTOWANY TRAWNIK
	LINIA ŚCIEKU NATURALNEGO
	POCHYLENIE DASZKOWE JEDNOSTRONNE 2%
	ODWODNIENIE PRZEZ WPUSTY DO KD

Projektant: **Flicktrak**  
mgr inż. **Krzysztof Witek**  
48-208 Opoka  
ul. Piłsudskiego 170  
Ud. 230/70

Projektant Instalacji Sanitarnych:  
**Zygmunt Bittczyk**  
Nysa, ul. Wł. Stwosza 4  
Upr. S2 ust. 204/25561.2871813 ust. 1 pkt 4 lit. a  
Nr ewid. 272/76/Op

## PLAN BUD OPAKKA PAWEŁ

UL. OPAWSKA 10/5, 48-304 NYSA, TEL. 077 433 85 71

OBIEKT: PROJEKT PARKINGU, PLACÓW I DRÓG MANEWROWYCH NYSY UL. PRUDNICKA (PODWÓRKO), RYS. NR 1

PRZEDMIOT: PROJEKT ZAGOSPODAROWANIA TERENU

SKALA: 1:500  
FORMAT: A3

PROJEKTANT: mgr inż. **Paweł Opalka**

Upr. budowlana do projektowania bez ograniczeń w spec. konstr.-bud.

Nr ewid. 26/02/Op

DATA: 20.10.2004r.

Wzrost z art. 18. ustawy z dnia 17.05.1999r. Prawo geodezyjne i kartograficzne (Dz.U. 23500. Nr 100, poz. 1086 ze zm.) rozpowszechnianie, rozpraszanie oraz reprodukcje w celu rozpowszechnienia najmniejszej mapy wymaga zezwolenia Stausty


Nie wyklucza się istnienia w terenie trasy nie wykazanych na niniejszej mapie urządzeń podziemnych, które nie były zgłoszone do inwentaryzacji lub o których brak jest informacji w inwentaryzacji.

Wzrost z art. 18. ustawy z dnia 17.05.1999r. Prawo geodezyjne i kartograficzne (Dz.U. 23500. Nr 100, poz. 1086 ze zm.) rozpowszechnianie, rozpraszanie oraz reprodukcje w celu rozpowszechnienia najmniejszej mapy wymaga zezwolenia Stausty

mgr inż. **Ryszard Królak**  
Kłopotnik Powiatowy Ostródka  
Dokumentacja Geodezyjna i Kartograficzna

### OBJAŚNIENIA

- KABLE ENERGETYCZNE OKRYĆ NA CAŁĄ DŁUGOŚCI I PRZEŁOŻYĆ ZAKŁADAJĄC RURY OCHRONNE "AROT" PEŁNE
- KABLE TELEFONICZNE ODKRYĆ ZAKŁADAJĄC NOWE RURY OCHRONNE "AROT"
- ISTNIEJĄCE STUDNIE WPUSTOWE WYMIENIĆ NA NOWE. PROJEKTUJE SIĘ ZMIANĘ USYTUOWANIA WPUSTÓW OZNACZONYCH JAKO W1, W2 WPUST OZNACZONY JAKO W3 POZOSTAJE SWOIM MIEJSCU

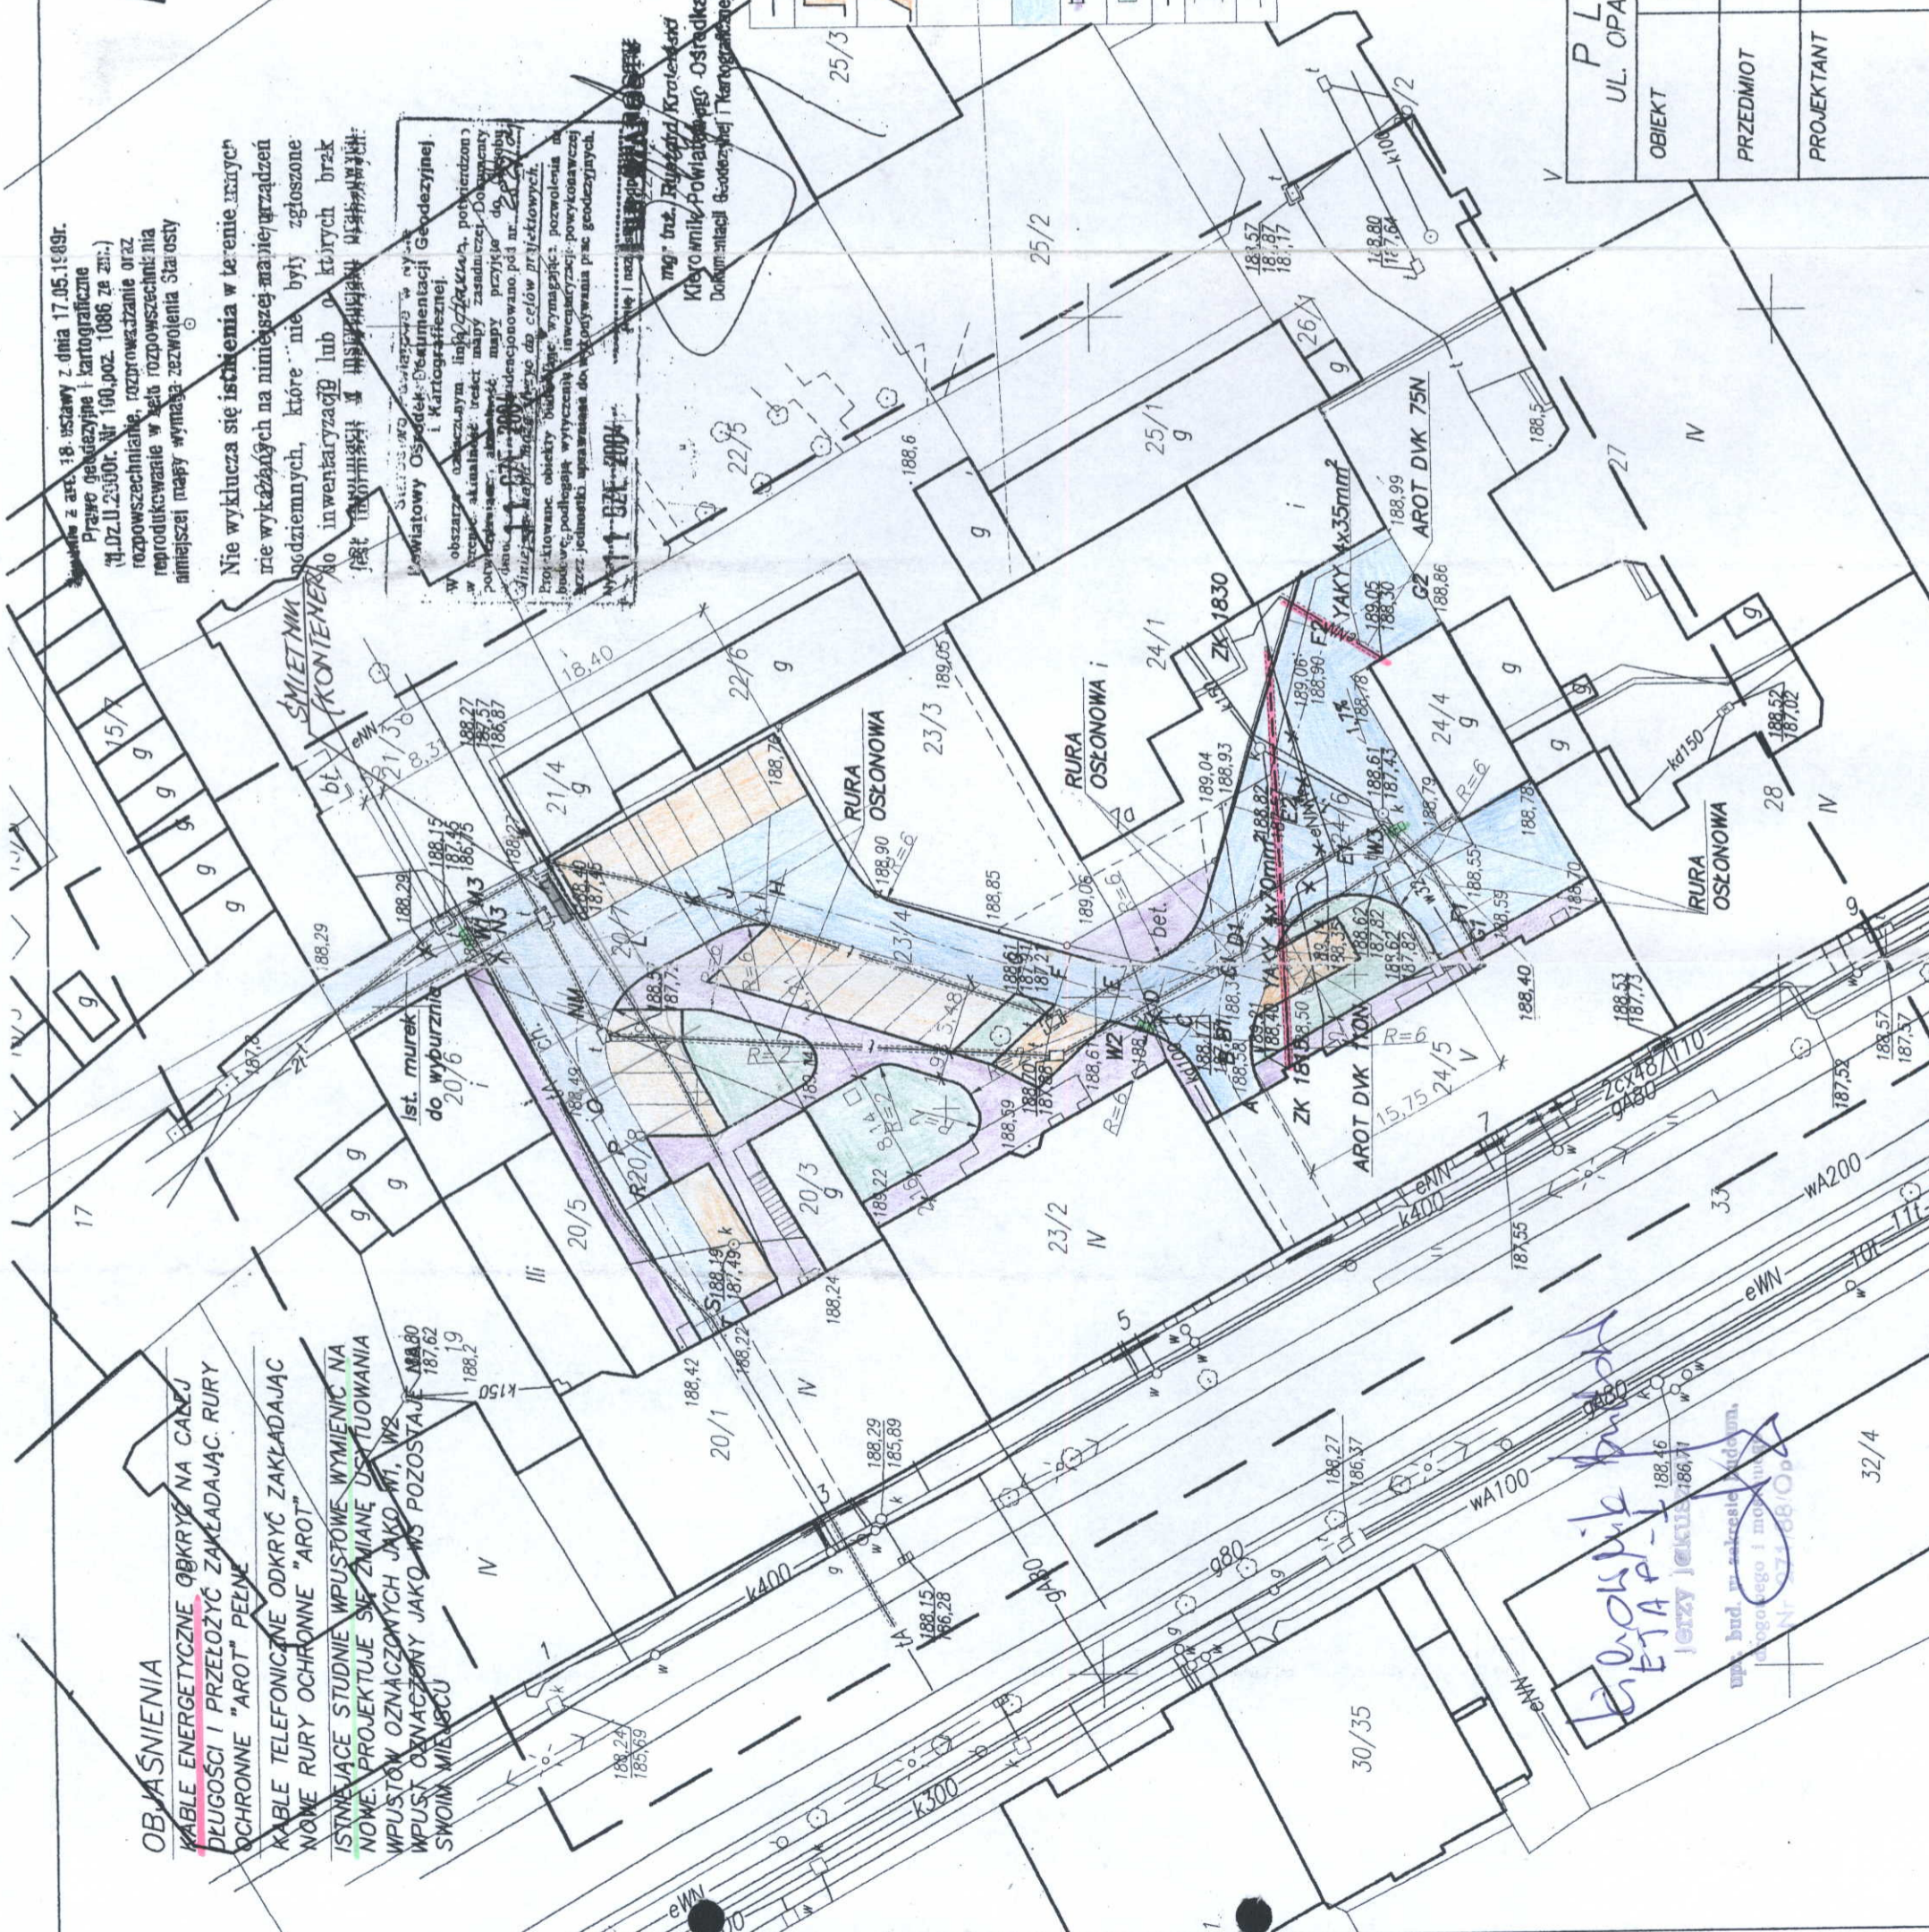

mgr inż. **Paweł Opalka**  
Upr. budowlana do projektowania bez ograniczeń w spec. konstr.-bud.  
Nr ewid. 26/02/Op